


PARDUBICE


LEGENDA:

- - - - - TRASA KABELOVÉHO VEDENÍ VN 35 KV
- KABELOVÁ CHRÁNIČKA

ULOŽENÍ KABELŮ: 2x KVN 35KV

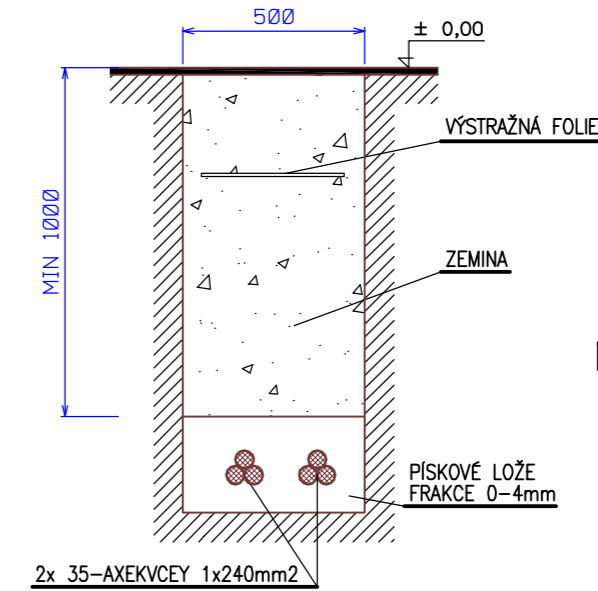

ULOŽENÍ KABELŮ: 1x KVN 35KV

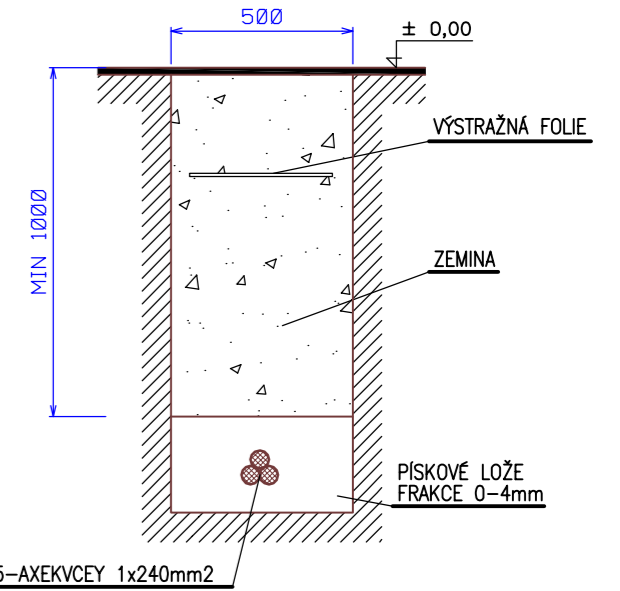

M 1:20

elektro Maděra a Šípek, s.r.o. IČ 45144664	Archvní číslo: KP162	Projektant: Jan Věrnouč
ELAZ, spol. s r.o. Parnéřova 168 531 54 Pardubice Česká republika Tel./fax: 466 818 531	Investor: ČEZ Distribuce, a. s. Teplická 874/8 Děčín Název stavby: PARDUBICE SEVER - KVN - NÁHR. 863, 967, 867 PS 55 KABELOVÉ VEDENÍ 35KV	Kontroloval: Ing. Pavel Zpěvák Stupeň: PS Měřítko: 1:2000
Datum: 09/2009 Číslo stavby: IE-12-2001603	Obsah výkresu: KABELOVÉ VEDENÍ 35KV - SITUACE II. ETAPA	Archiv: R-22-07 Číslo výkresu: 2207-002