




PARDUBICE

LEGENDA:

- - - - - TRASA KABELOVÉHO VEDENÍ VN 35 KV
- KABELOVÁ CHRÁNIČKA

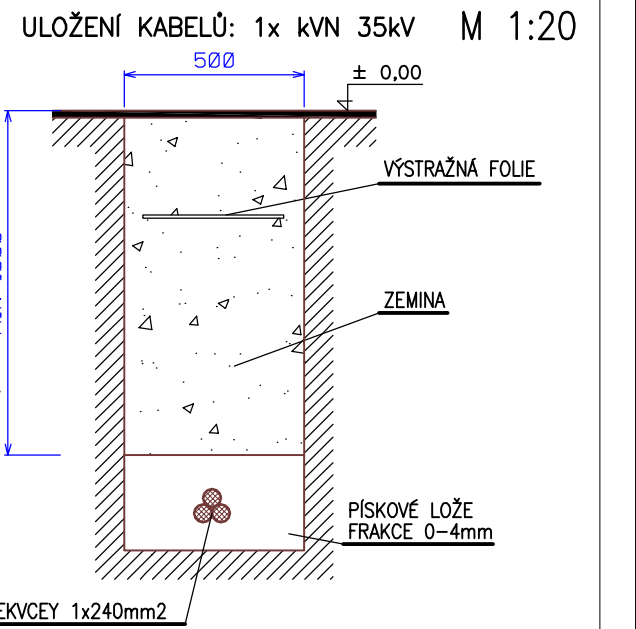

| | | |
|---|---|---|
| elektro  Madera o Šipek, s.r.o. Kluk 116 IČ 45144664 | Archivní číslo: KP163 | Projektant: Jan Věrochný |
|  ELAZ, spol. s r.o. Pernerova 168 531 54 Pardubice Česká republika Tel./fax: 466 818 531 | Investor: ČEZ Distribuce, a. s. Teplická 874/8 Děčín Název stavby: PARDUBICE SEVER - KVN - NÁHR. 863, 967, 867 PS 55 KABELOVÉ VEDENÍ 35KV | Kontroloval: Ing. Pavel Zpěvák Stupeň: PS Měřítko: 1:2000 |
| Datum: 09/2009 Číslo stavby: IE-12-2001603 | Obsah výkresu: KABELOVÉ VEDENÍ 35KV - SITUACE III. ETAPA | Archiv: R-22-07 Číslo výkresu: 2207-003 |