


Pardubice

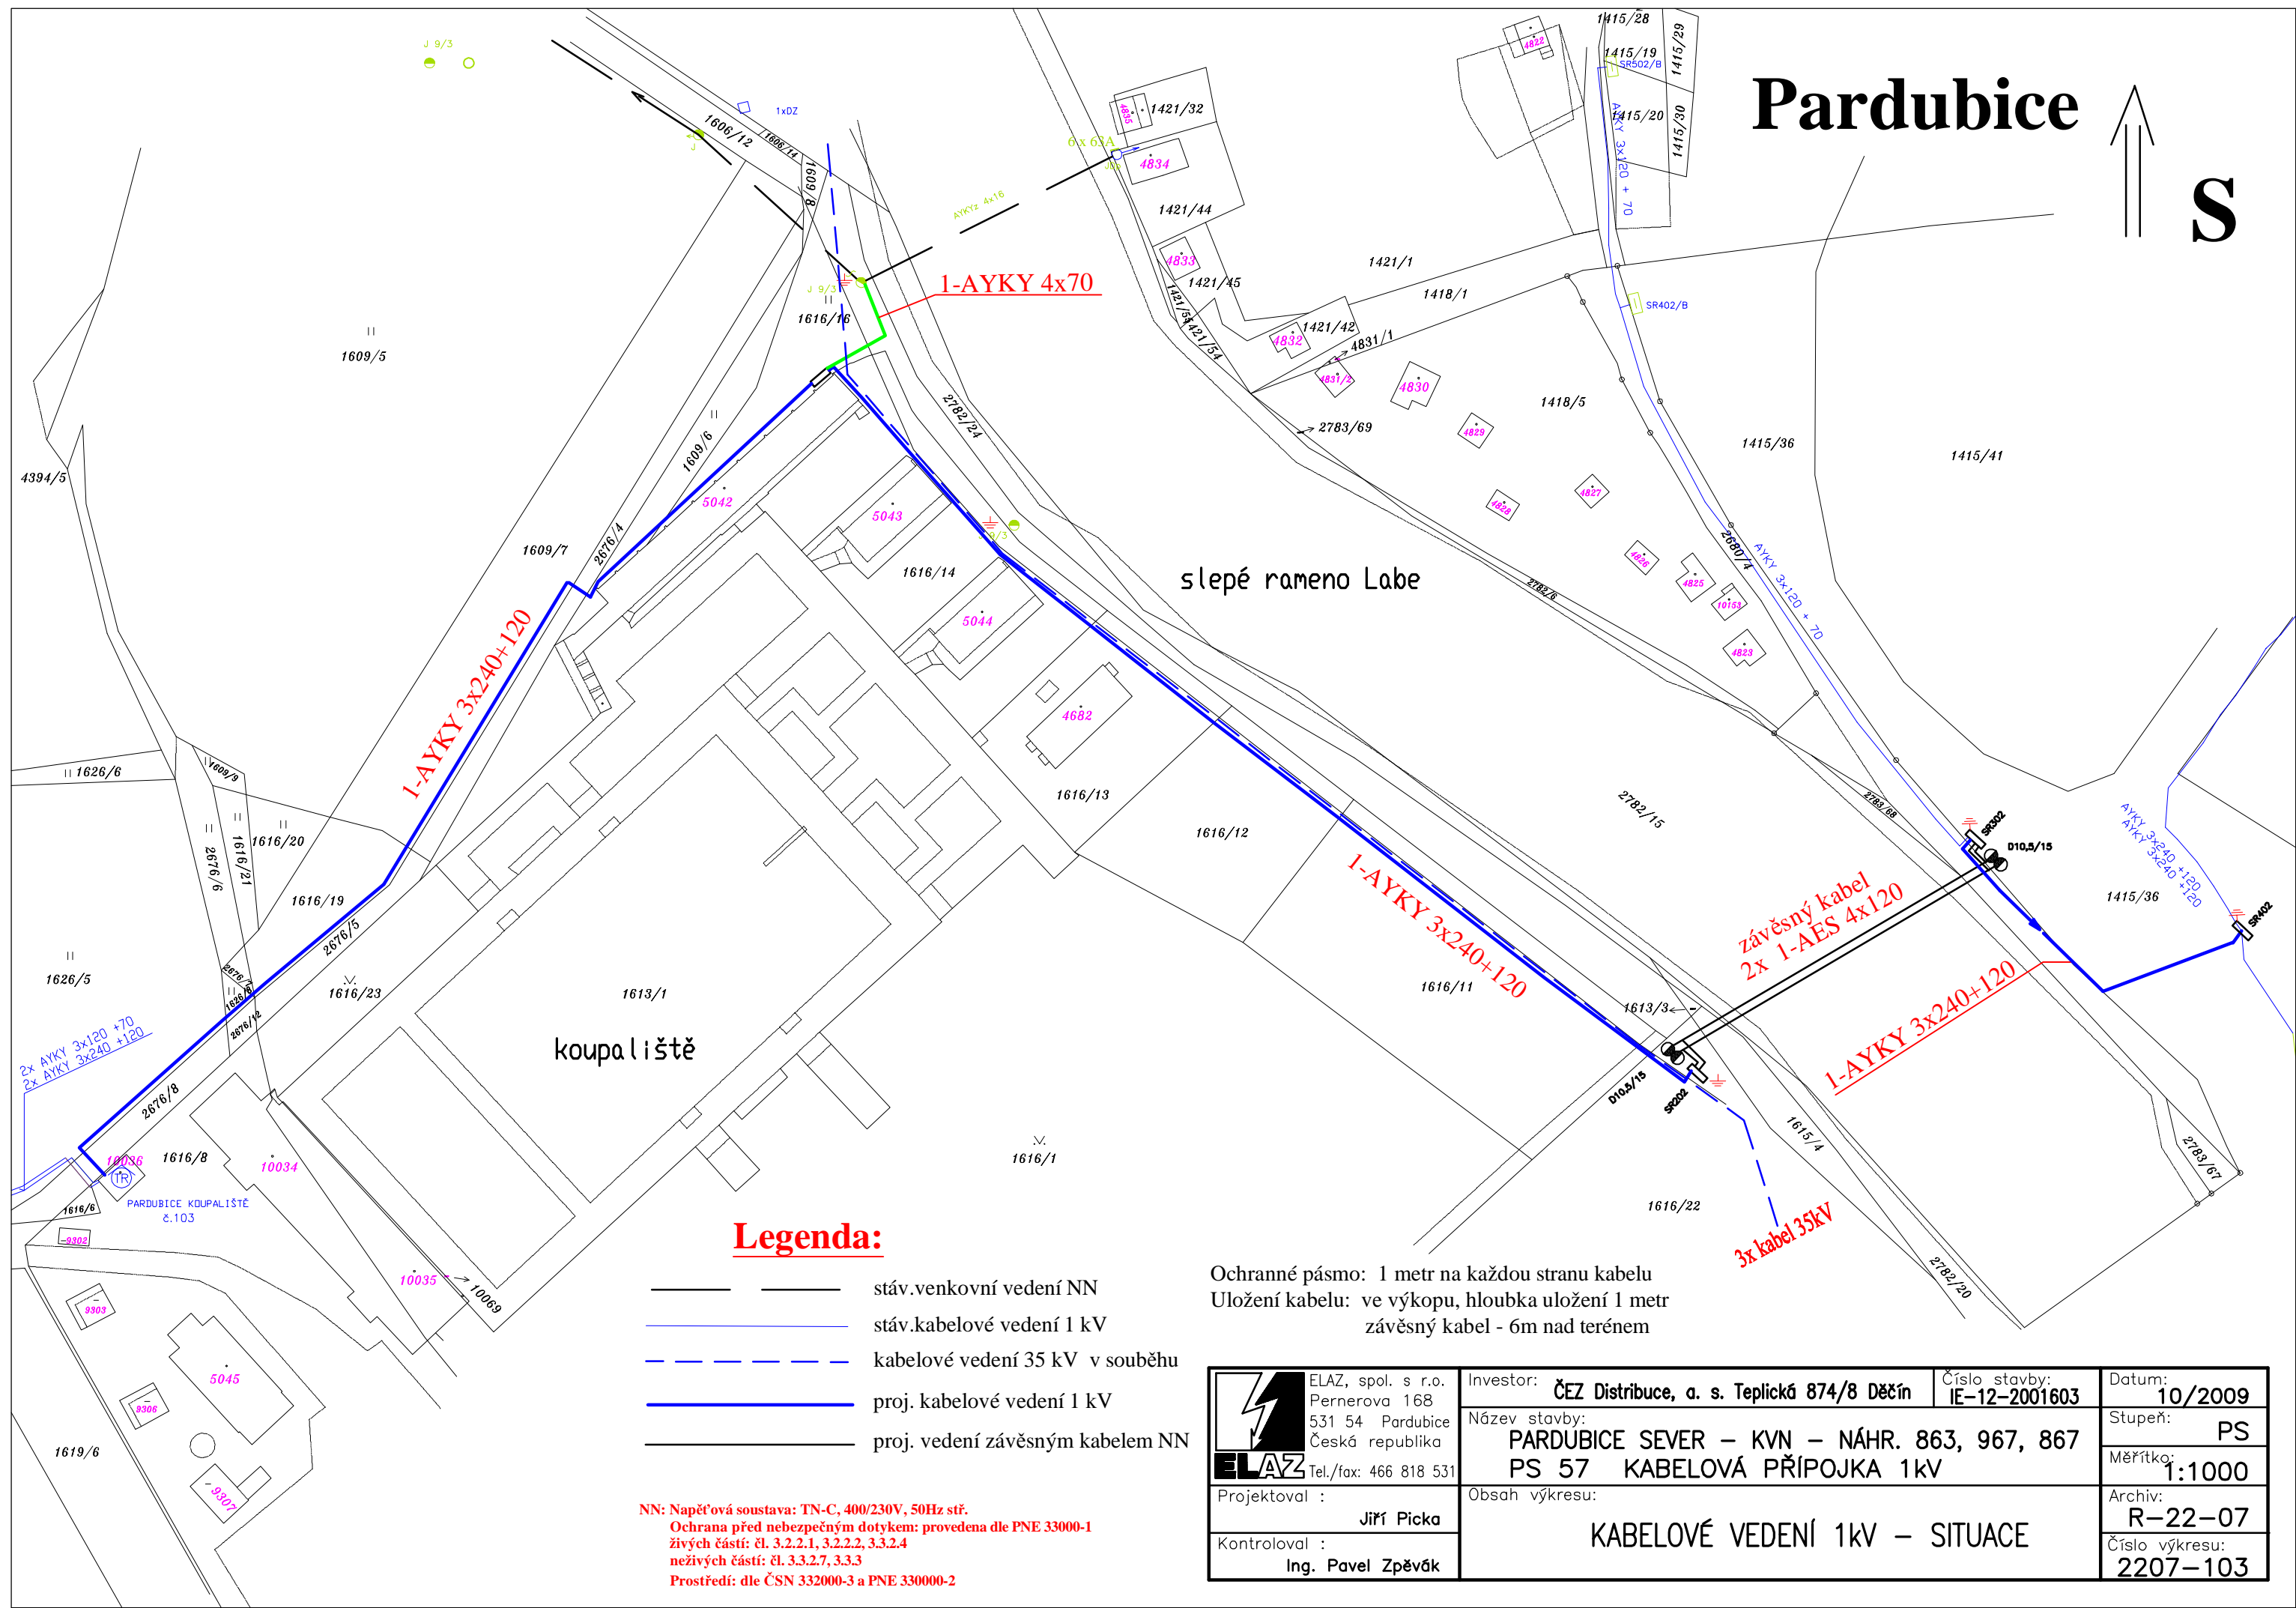

Legenda:

- stáv.venkovní vedení NN
- stáv.kabelové vedení 1kV
- kabelové vedení 35 kV v souběhu
- proj. kabelové vedení 1kV
- proj. vedení závěsným kabelem NN

NN: Napěťová soustava: TN-C, 400/230V, 50Hz stř.
Ochrana před nebezpečným dotykem: provedena dle PNE 33000-1
 živých částí: čl. 3.2.2.1, 3.2.2.2, 3.3.2.4
 neživých částí: čl. 3.3.2.7, 3.3.3
Prostředí: dle ČSN 332000-3 a PNE 330000-2

Ochranné pásmo: 1 metr na každou stranu kabelu
 Uložení kabelu: ve výkopu, hloubka uložení 1 metr
 závěsný kabel - 6m nad terémem

ELAZ, spol. s r.o. Pernerova 168 531 54 Pardubice Česká republika Tel./fax: 466 818 531	Investor: ČEZ Distribuce, a. s. Teplická 874/8 Děčín	Číslo stavby: IE-12-2001603	Datum: 10/2009
	Název stavby: PARDUBICE SEVER – KVN – NÁHR. 863, 967, 867 PS 57 KABELOVÁ PŘÍPOJKA 1kV	Stupeň: PS	
Projektovatel: Jiří Picka	Obsah výkresu: KABELOVÉ VEDENÍ 1kV – SITUACE		Měřítko: 1:1000
Kontroloval: Ing. Pavel Zpěvák			Archiv: R-22-07
			Číslo výkresu: 2207-103